


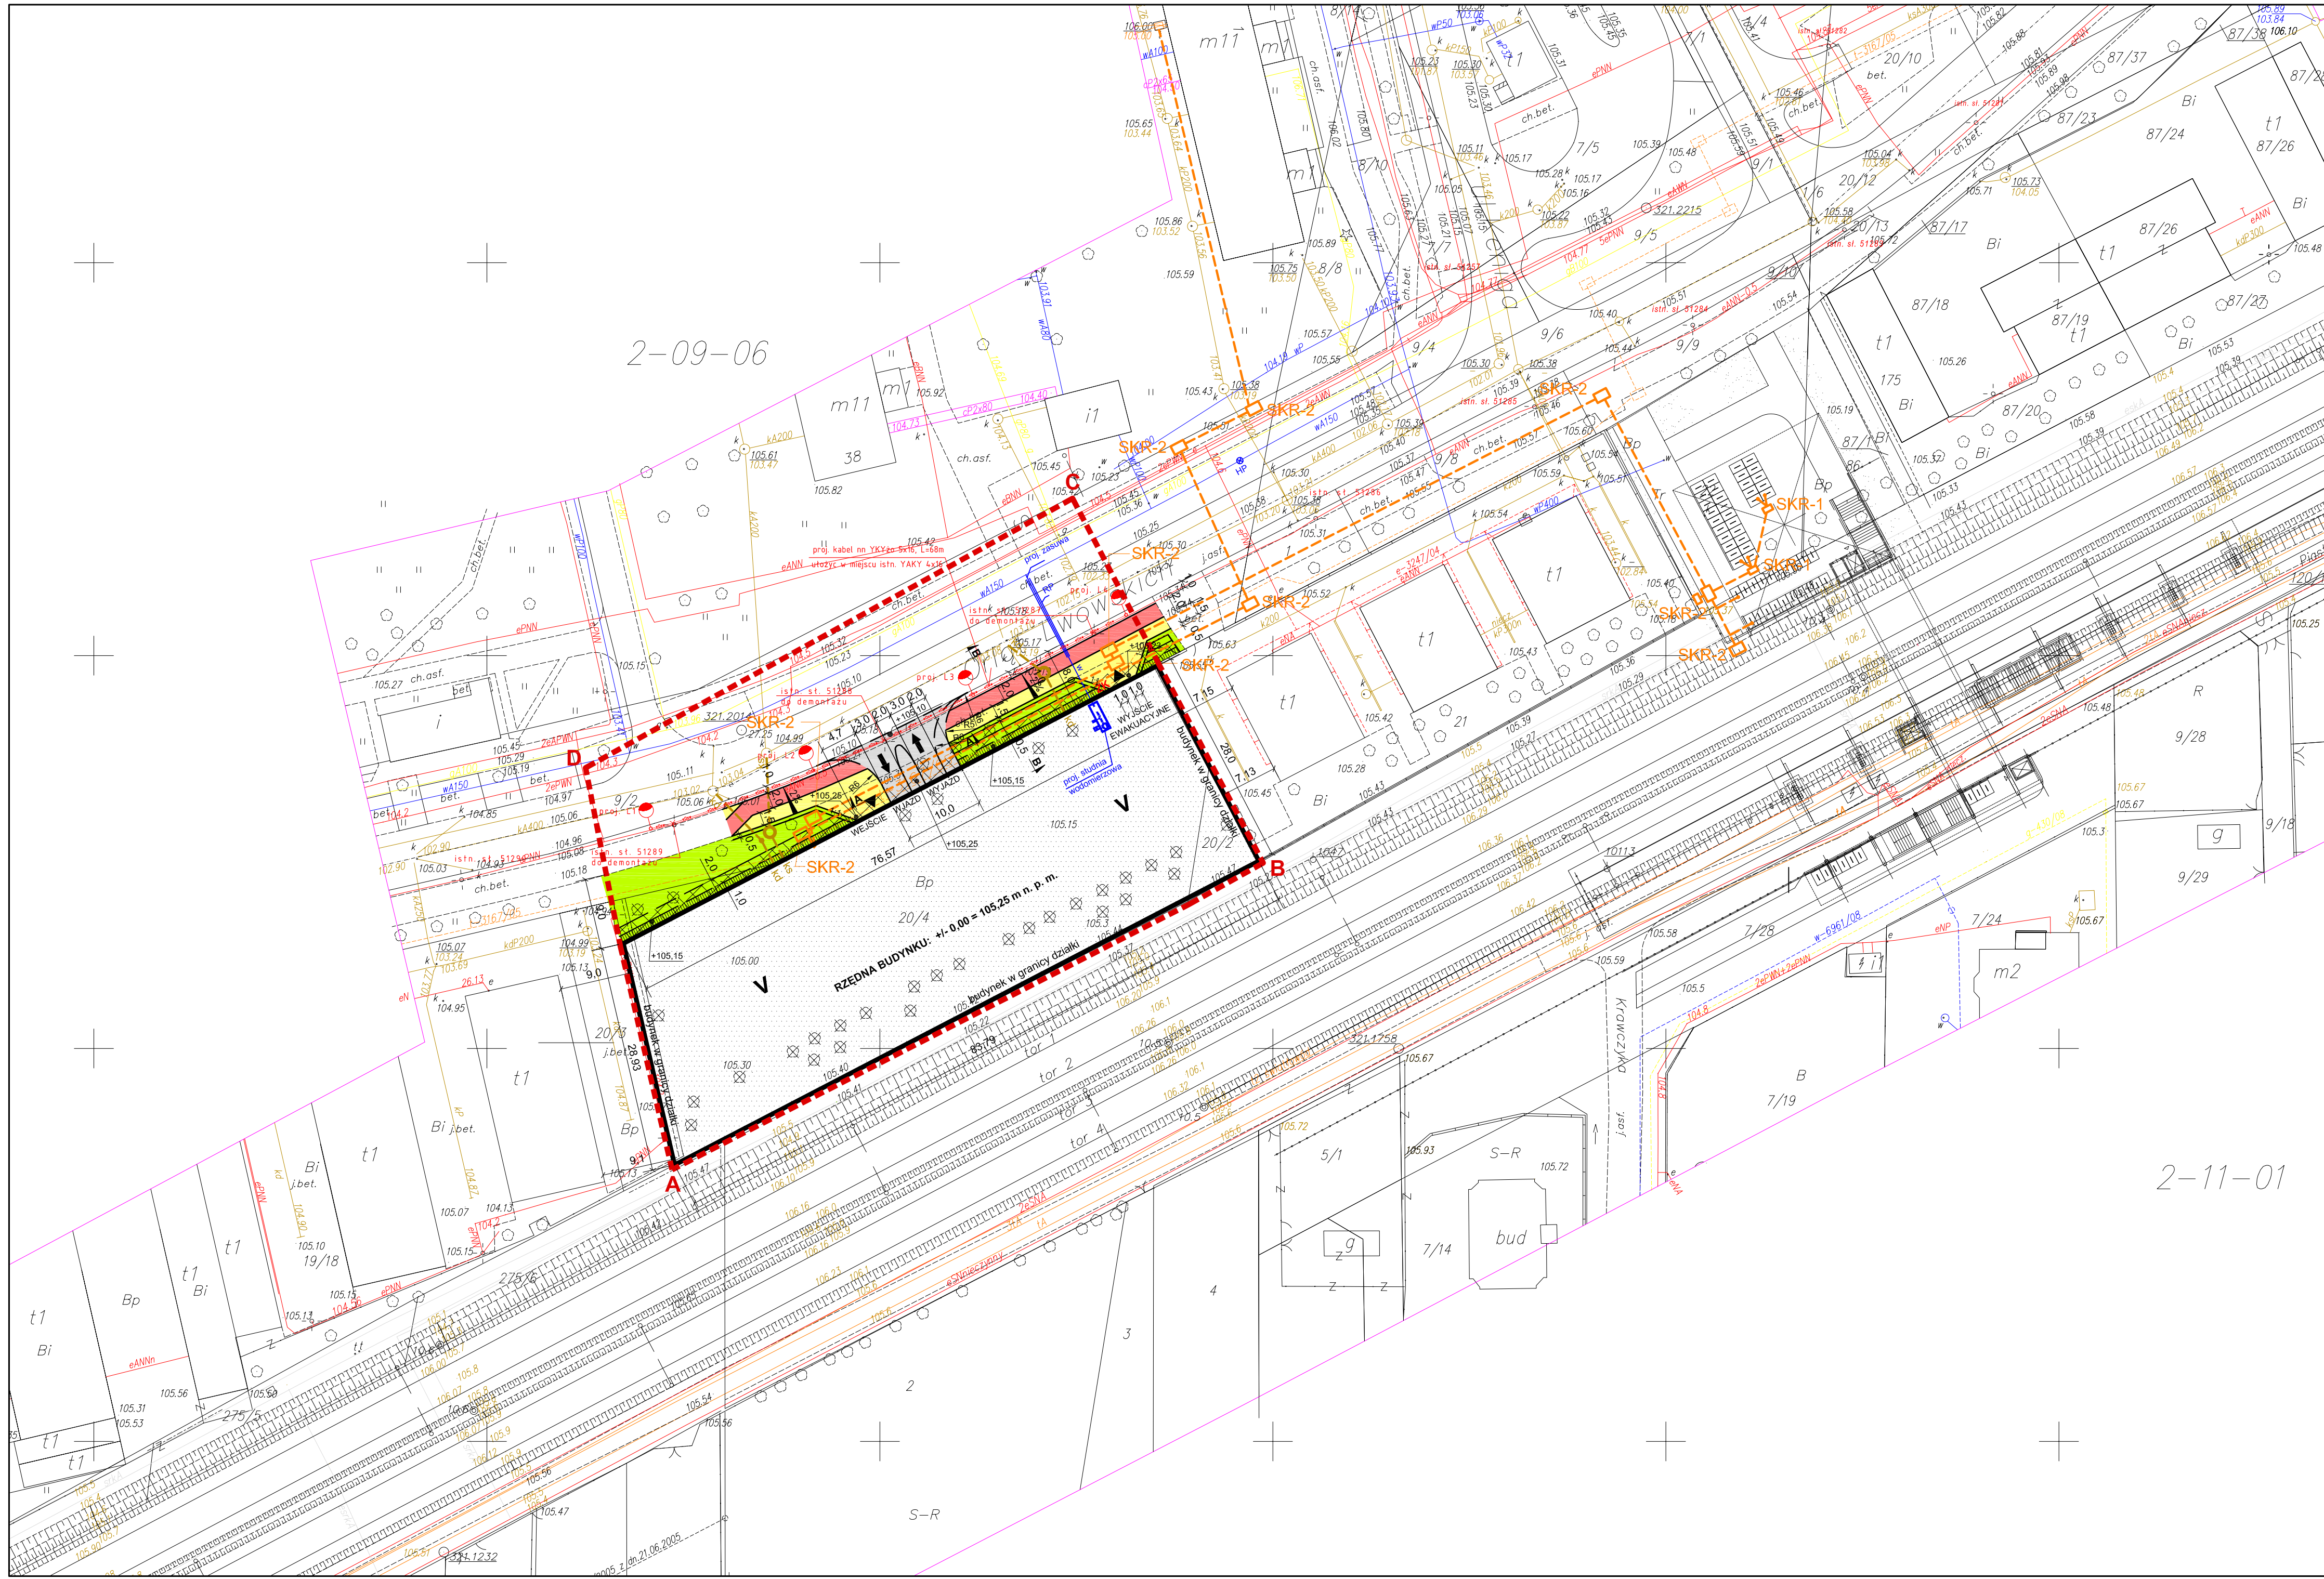

Legenda:

- Granica opracowania
- Projektowany budynek
- Liczba kondygnacji
- Istniejące sieci wodociągowe
- Istniejące sieci energetyczne
- Istniejące sieci kanalizacyjne
- Istniejące sieci teletechniczne
- Istniejące sieci gazowe
- Istniejące drzewa do wycinki
- Krawężnik wtopiony
- Krawężnik
- Obrzeże
- Ścieżka rowerowa
- Chodnik
- Zieleń
- Wymiana gruntu (wg odrębnego opracowania)
- Geomembrana (wg odrębnego opracowania)
- Istniejący stóp oświetleniowy WZ-9 do demontażu
- Projektowany kabel oświetleniowy YKY 5x16 w rurze ochronnej DVK 110 na całej długości

Projektowana oprawa ONYX 2 250W na słupie stalowym bezszwowy 8m na wysięgniku 1,5m/1m/15 stopni

Złącze kablowe RWE ST0EN

kd proj. przyłącze kanalizacji sanitarnej

ks proj. przyłącze kanalizacji sanitarnej

w proj. przyłącze wodociągowe

HP proj. hydrant podziemny

RP proj. rura przeciskowa

istniejąca sieć teletechniczna

projektowana sieć teletechniczna

SKR studzienka teletechniczna

istniejąca sieć kanalizacyjna

projektowana sieć kanalizacyjna

rzędne projektowane

rzędne istniejące



INWESTOR		ZARZĄD TRANSPORTU MIEJSKIEGO 00-099 WARSZAWA ul. Senatorska 37	
PKP POLSKIE LINIE KOLEJOWE S.A. CENTRUM REALIZACJI INWESTYCJI ODDZIAŁ W WARSZAWIE ul. Targowa 74, 03-734 Warszawa			
JEDNOSTKA PROJEKTOWA:		KONSORCJUM FIRM	
LIDER		PARTNER	
			
NAZWA OPRACOWANIA			
Wykonanie dokumentacji projektowej budowy parkingu strategicznego Parku i Jedź(PARK&RIDE) " Warszawa Ursus Niedźwiadek " oraz przejścia podziemnego pod linią kolejową nr 447 Warszawa Zachodnia-Grodzisk Maz.1 linią nr 1 Warszawa Centralna - Katowice. Zadanie 1			
STADIUM		PROJEKT BUDOWLANY	
OBIEKT/ RYSUNEK		PARKING TOM 1/10 PROJEKT ZAGOSPODAROWANIA TERENU	
Projektant:	mgr inż. arch. Bartłomiej Grotte MA/012/09	Data:	Podpis:
Projektant:	mgr inż. arch. Rafał Jedliński MA/074/08	Data:	Podpis:
Projektant:	mgr inż. arch. Maciej Pędzich	Data:	Podpis:
Sprawdzający:	mgr inż. arch. Piotr Lewandowski MA/035/07	Data:	Podpis:
NR UMOWY 10/128/2009 01/134/001/0011322/09/II	SKALA 1:500	DATA Styczeń 2010	NR RYS. PZT01 NR OBIEKTU 01